

ALBIXON

ORIGINAL

Datum: 29-04-2020 Schválil:

POZICI 7 ULOŽIT DO PŘÍBALOVÉHO PYTLÍKU.

15	2B01-12-SA104	KIT PROPOJENÍ FILTRACE	A BYPASU (ŠACHTA 150)		1
14	2B01-11-SA111	KIT FILTRACE P500		17	1
13	2B01-17-SA100	ELEKTROINSTALAČNÍ MAT.	ŠACHTA 150.HIDRO BEZ PP	0.00	1
12	2B01-15-SA102	KIT PROPOJENÍ ČERPADLA	A FILTRACE OXI		1
11	2B01-12-SA103	KIT SÁNÍ	(ŠACHTA 150)		1
10	2B01-15-SA101	KIT BYPASU A OXI			1
9	2B01-12-SA111	ELEKTROINSTALAČNÍ MAT.	(NEO, HIDRO, OXI, PP)	0.00	1
8	2B12-01-SD015	VÍKO	1500	15.82815	1
7	2B01-11-SA107	KIT PŘÍBAL	VYÚSTĚNÍ PROPLACHU	0.16	1
6	2B01-12-SA105	KIT DESKY ROZVADĚČE	(ŠACHTA S PP)	6.17	1
5	2B01-11-SA112	KIT DESKY ZASUV. A TRAFÁ		3.5	1
4	2B01-15-SA100	KIT DESKY EL. OXI.		21795.01	1
3	2B01-12-SA102	KIT PROPLACHU	(ŠACHTA 150)	0.70	1
2	2B01-11-SA110	KIT ČERPADLA FILTRACE		10.6	1
1	2B01-17-SA106	SKELET (ŠACHTA 150)	(NEO, HIDRO, OXI BEZ PP)	39.76	1
Poz.	Číslo výkresu	Název 1	Název 2	kg	ks

POPIS POSLEDNÍ ZMĚNY INDEXU -

TOLEROVÁNÍ ISO 8015
VŠEOBECNÉ TOLERANCE ISO 2768 mK



HMOTNOST (kg)
151

FORMÁT
A3

MĚŘÍTKO
1:20

ALBIXON®

KRESLIL **Kučilek, Tomas**

MATERIÁL -

OP INDEX

DATUM **26.11.2019**

POLOTOVAR

-

NÁZEV 1

NÁZEV 2

VÝKRES LIST

ŠACHTA

OXY V01


3S01-23-001G 1 / 2



ORIGINAL



Datum: 29-04-2020 Schválil:

TECHNOLOGICKÁ ŠACHTA OXY V01

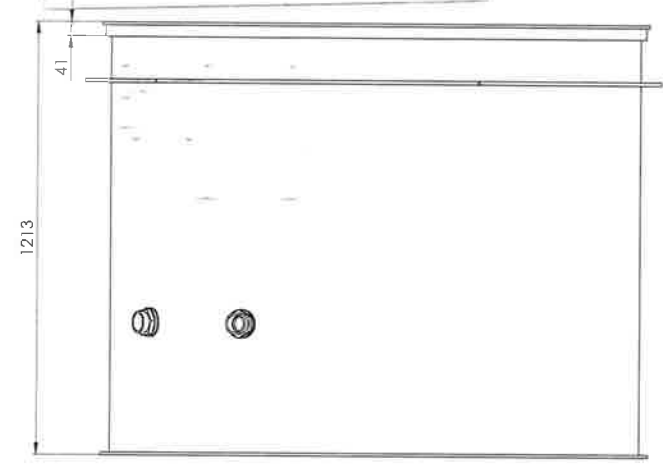

BY-PASS
K TEPELNÉMU ČERPADLU

PROPLACH

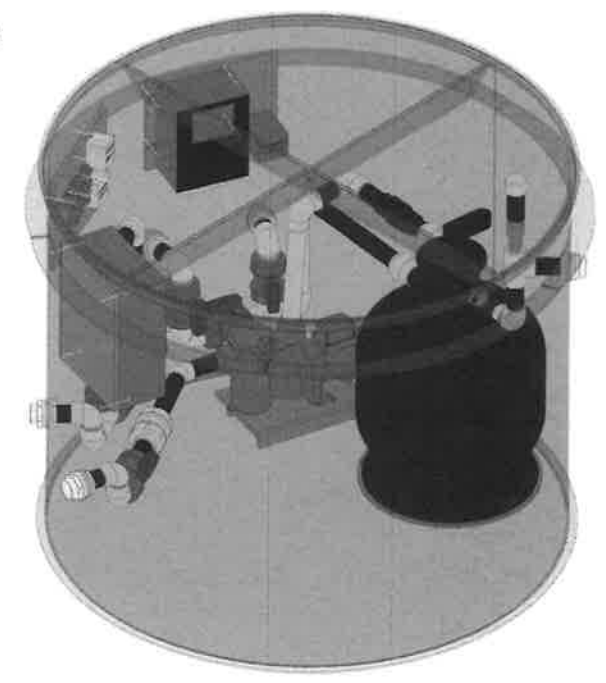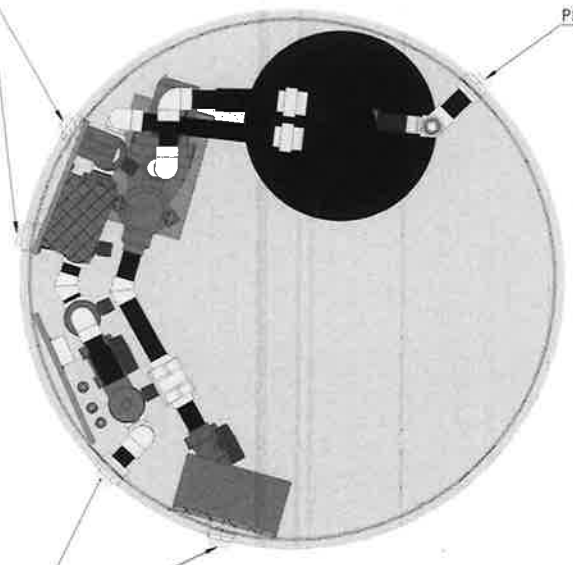

VÝTLAK K TRYSKÁM
SÁNÍ ZE ŽLÁBKU

VÝTLAK K TRYSKÁM

SÁNÍ ZE ŽLÁBKU

BY-PASS
K TEPELNÉMU ČERPADLU

PROPLACH

